



Comune di Santarcangelo di Romagna
Provincia di Rimini

DENOMINAZIONE DELL'OPERA
Progetto per interventi di efficientamento energetico e messa in sicurezza dell'impianto sportivo denominato "Circolo Tennis M. Casalboni" e manutenzione straordinaria alla pista di atletica leggera Santarcangelo di Romagna in Via della Resistenza, 1

PROPRIETA': COMUNE DI SANTARCANGELO DI ROMAGNA
REFERENTE: DIRIGENTE DOTT. ALESSANDRO PETRILLO


 
CONCEDENTE: COMUNE DI SANTARCANGELO DI ROMAGNA
ENTE APPALTANTE A.S.D. C.T. "M. CASALBONI"
R.U.P. E RESPONSABILE DEI LAVORI: SIG. MARIO OTTAVIANI

PRELIMINARE	DEFINITIVO	ESECUTIVO	SCALA	ALL.	TAV.
			1:100	C	3
LOTTO 2			DATA		
COMPARATIVA (PIANTA E PROSPETTI)			FEBBRAIO 2019		
SOSTITUZIONE CORPI ILLUMINANTI / ILLUMINAZIONE ESTIVA					
CAMPI DA TENNIS 1-2-3					


PROGETTISTA: Arch. Andrea Lenzi - V. Galvani 9 Saveriano sul Rubicone FC - tel. 0541942767 - studio@alenzini.it
 PROGETTO STRUTTURALE: Ing. Mauro Massari
 PROGETTO IMPIANTI MECCANICI: Ing. Mauro Massari
 PROGETTO IMPIANTO ELETTRICO: P. Filippo Zani - CUP ASSEGNATO AL PROGETTO: C4S118000010005

-  POSIZIONE CORPI ILLUMINANTI ILLUMINAZIONE ESTIVA
-  POZZETTI 40X40 LINEA ELETTRICA


-  DEMOLIZIONI
-  COSTRUZIONI

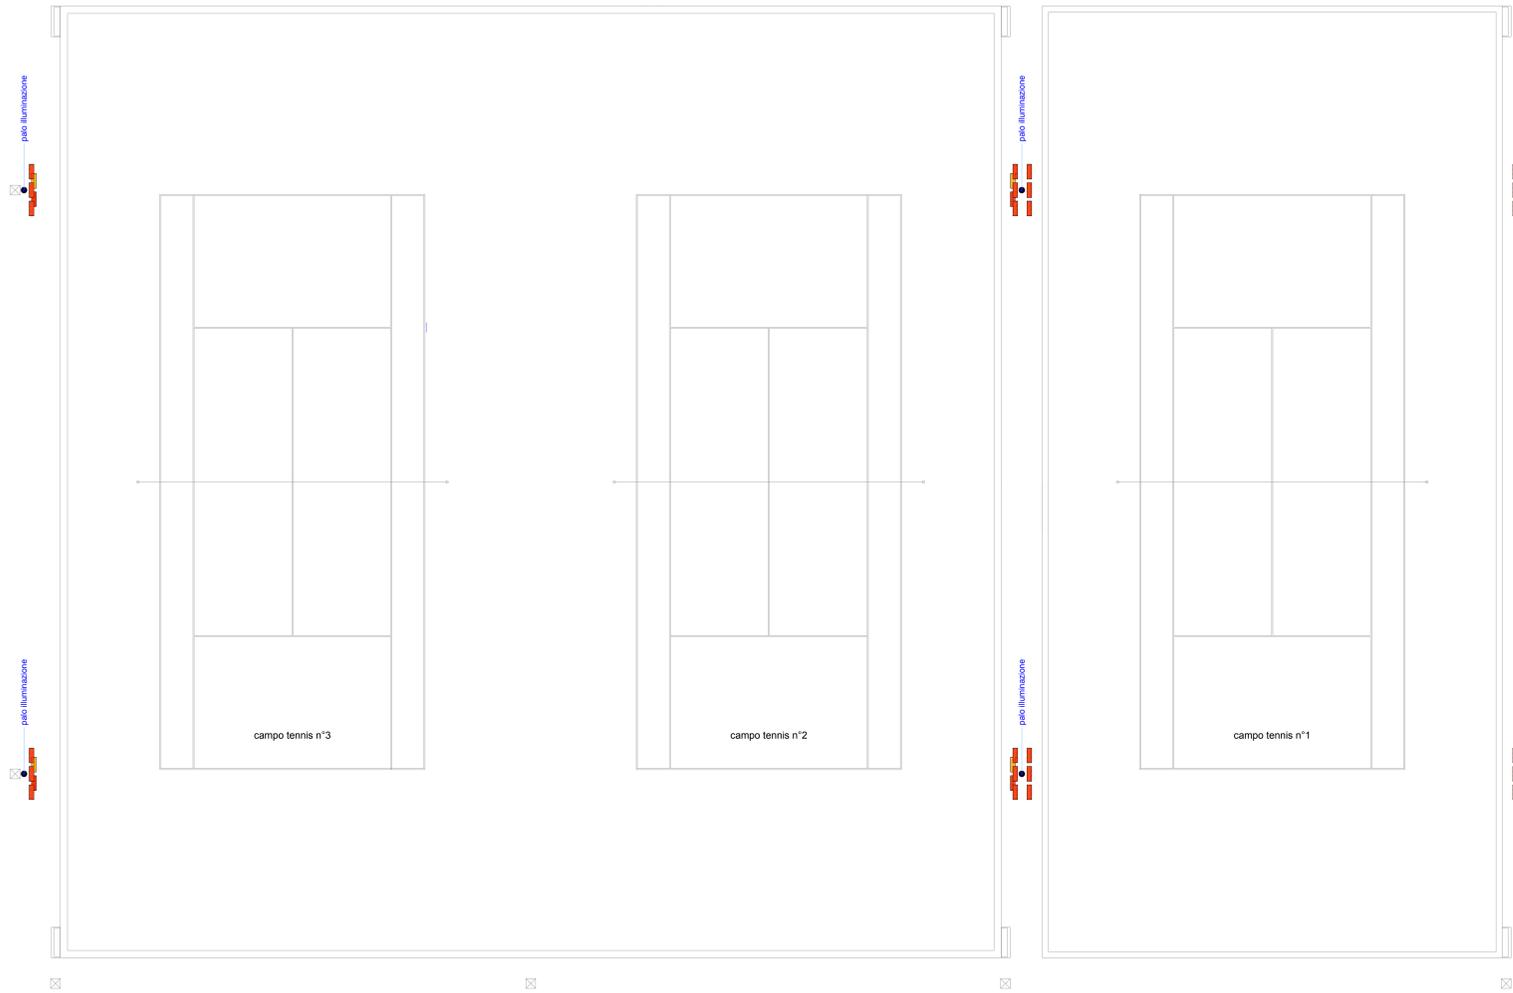

PIANTA CAMPI 1-2-3 scala 1:100

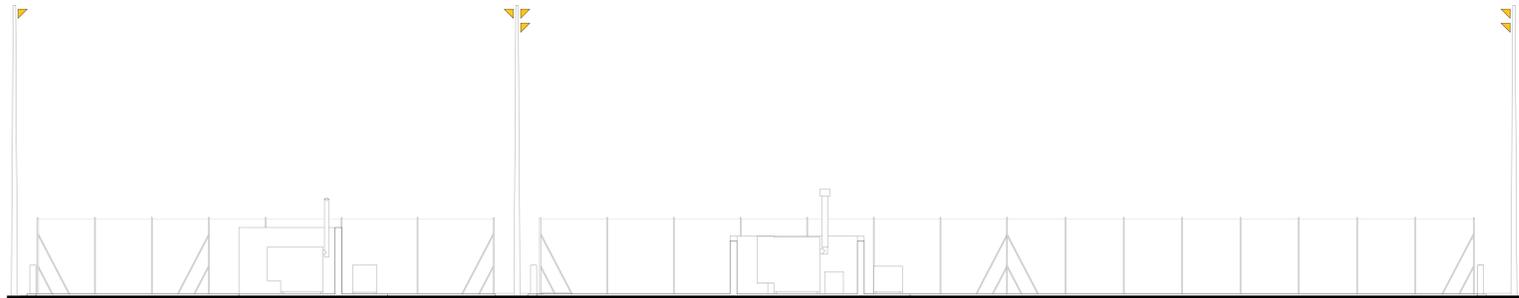

PROSPETTO NORD scala 1:100

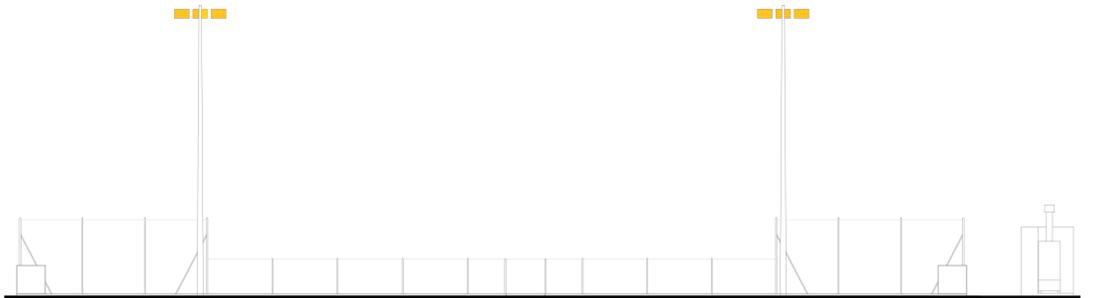

PROSPETTO EST scala 1:100



PROSPETTO SUD scala 1:100



PROSPETTO OVEST scala 1:100